


阳东区PPP模式整区推进村镇污水处理建设项目 —阳东城区污水管网工程规划总平面图

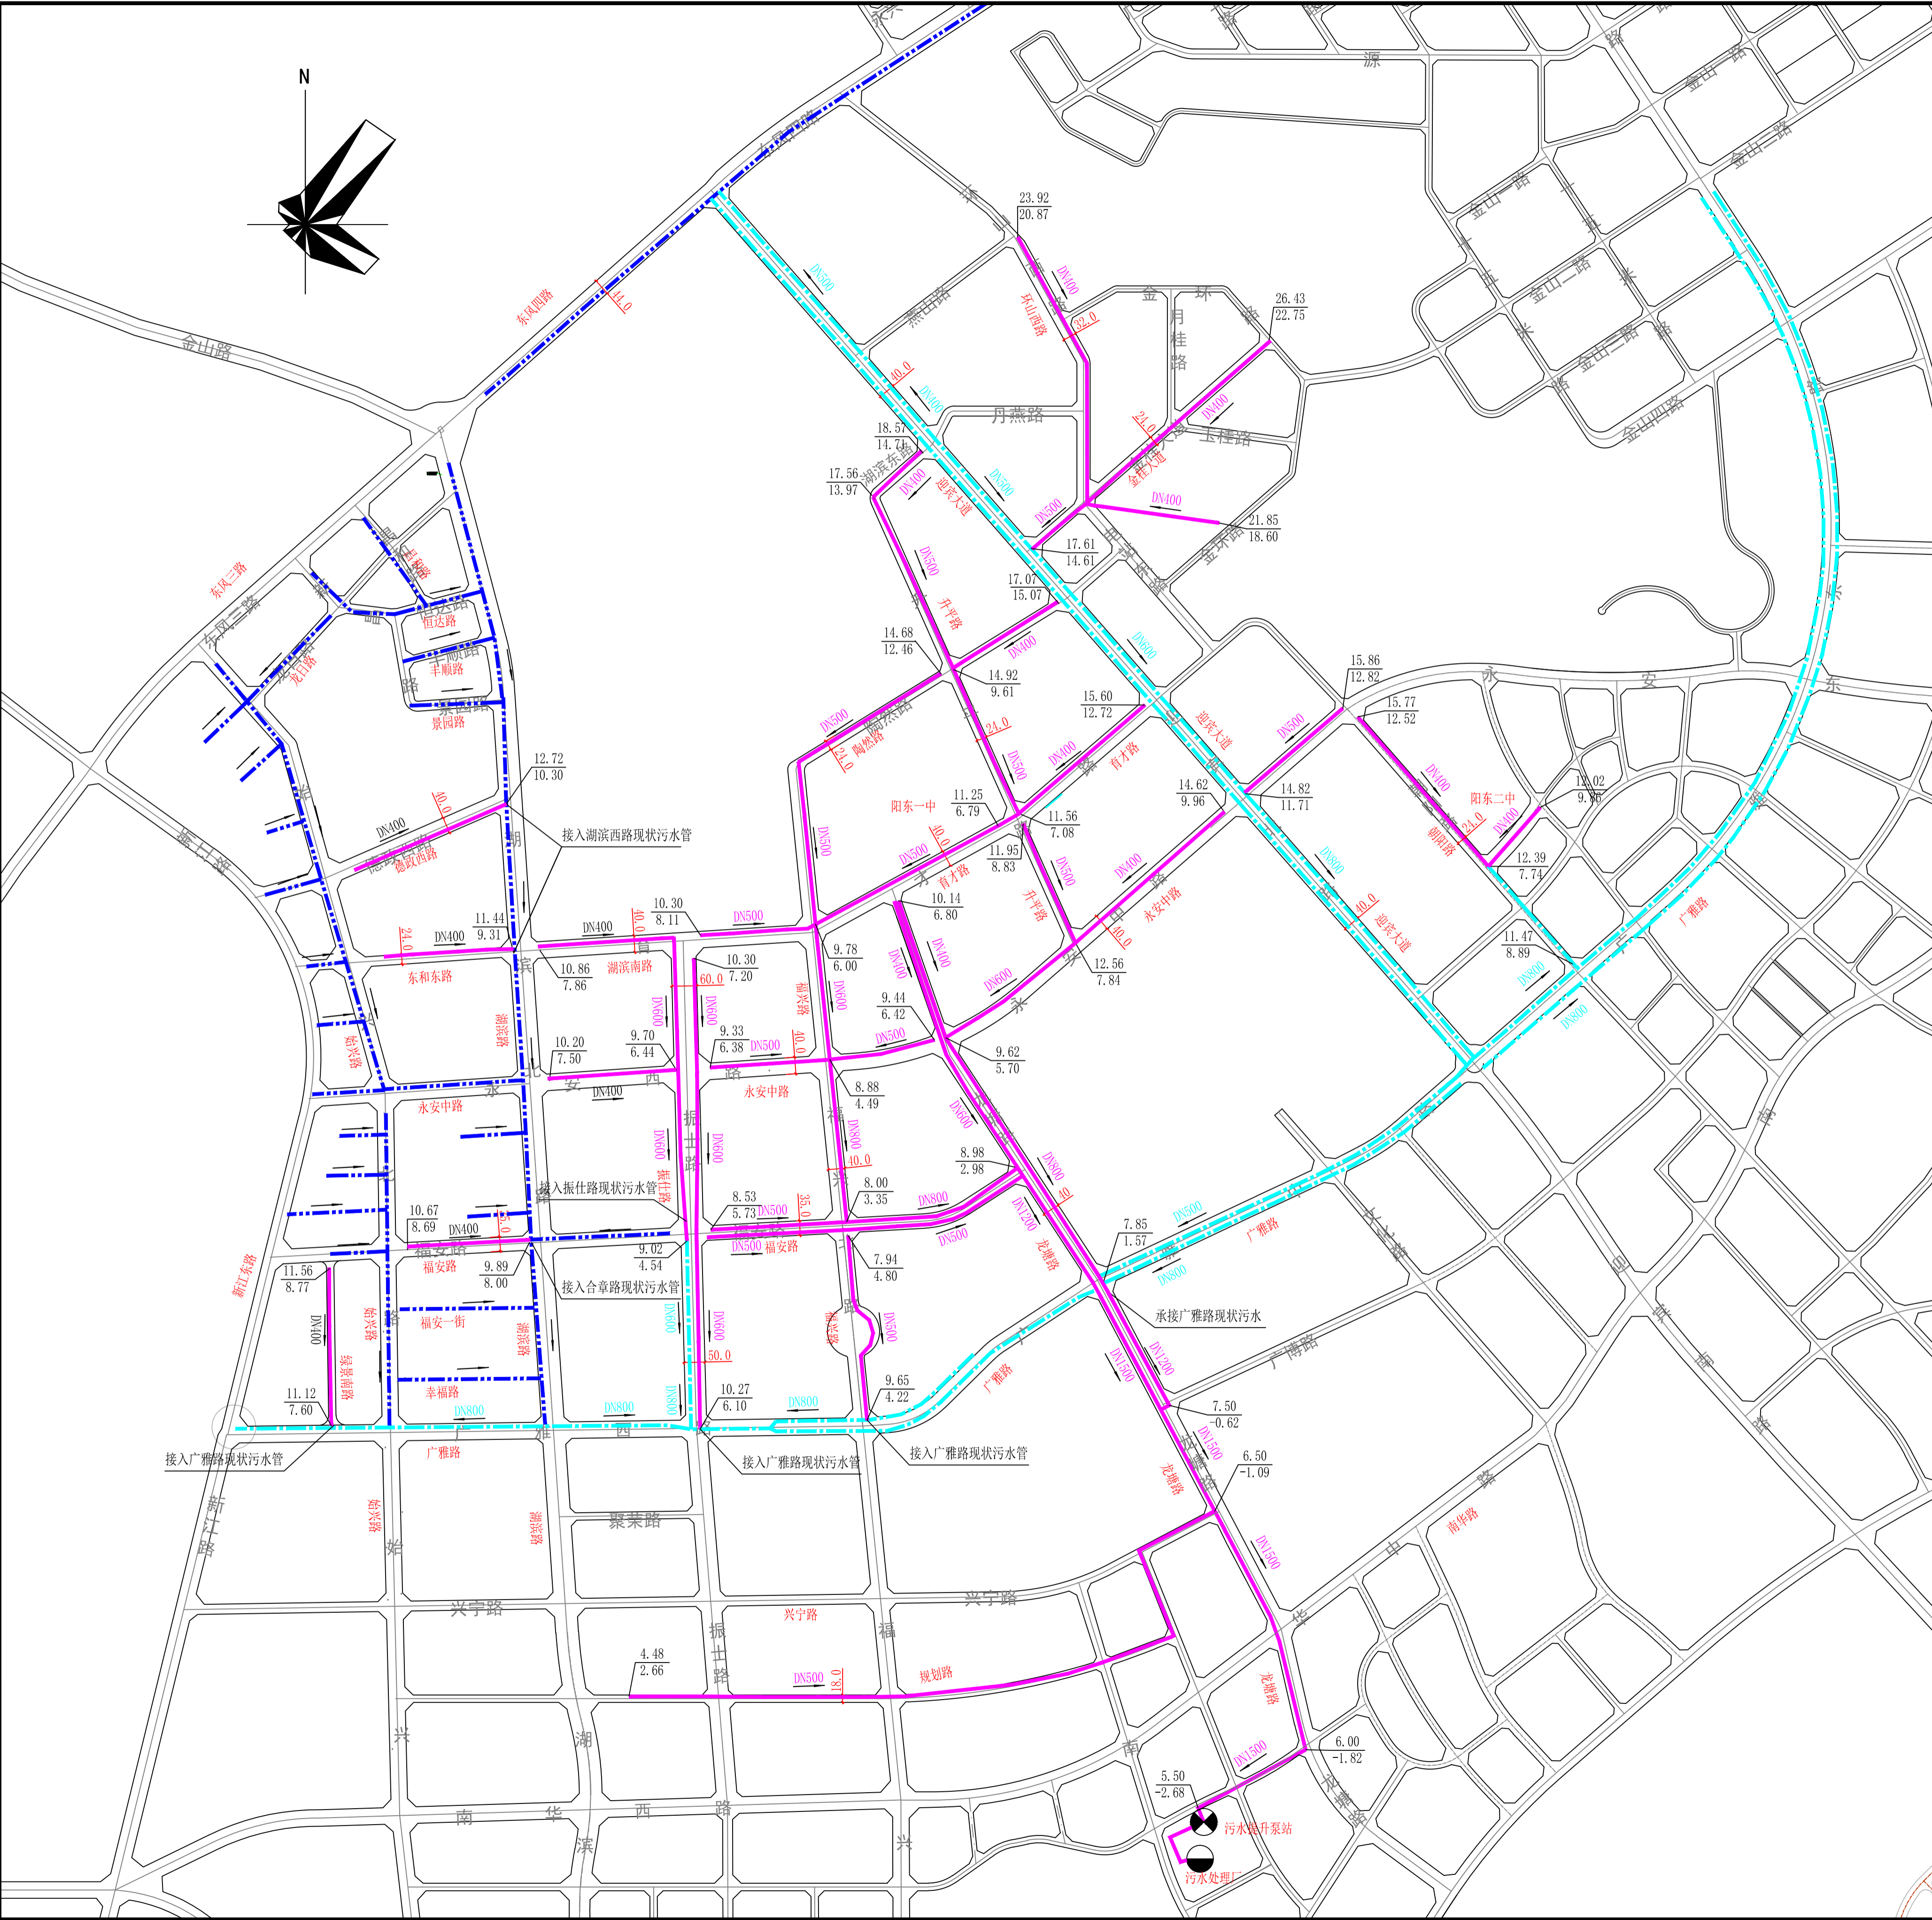

序号	名称	规格	材料	单位	数量	合计	备注
1	高密度聚乙烯双壁波纹管(HDPE)	DN400	塑料	米	1790	21813	开挖
2	高密度聚乙烯双壁波纹管(HDPE)	DN500	塑料	米	2064		开挖
3	高密度聚乙烯双壁波纹管(HDPE)	DN600	塑料	米	50		开挖
4	PE管	DN400	塑料	米	5324		牵引
5	PE管	DN500	塑料	米	6926		牵引
6	PE管	DN600	塑料	米	1818		牵引
7	PE管	DN800	塑料	米	1591		牵引
8	F型钢钢筋混凝土管	DN1000	钢砼	米	14		
9	F型钢钢筋混凝土管(III级)	DN1200	钢砼	米	692		顶管
10	F型钢钢筋混凝土管(III级)	DN1500	钢砼	米	1544		顶管
11	提升泵站(污水厂外)	—	—	座	1		

	本次新建污水管
	现状合流管
	现状污水管
	现状污水处理厂
	水流方向
	管径(mm)
	厂外提升泵站

- 1、本图单位除管径以毫米计外，其余以米计。本图比例为1:8000。
- 2、本图坐标系为2000坐标系，高程系统为1985国家高程系统。

		广东一方设计有限公司		建设单位	阳江市阳东区聚富建设投资管理有限公司			
<small> 建筑行业(建筑工程)甲级(14101420) 市政行业(给水工程、排水工程、道路工程、桥梁工程)乙级(14101420) 风景园林专业乙级(151101620) 城乡规划编制乙级(17200615) 工程勘察(岩土工程)乙级(181001620) </small>				工程名称	阳东区PPP模式整区推进村镇污水处理建设项目 阳东城区污水管网工程			
审定	何世铁	校对	刘绍军	刘绍军	项目名称	阳东城区	图别	规划
项目总负责	梁晓宇	李露茜	李露茜	李露茜	工程名称	阳东城区污水管网	图号	CQ-01
审核	莫朝晖	设计			日期	2020.05	设计号	YJ-19011
工种负责人	梁晓宇				内容			