


众星气体充装建设项目设计方案（原阳县登峰气体有限公司总平面图）调整前

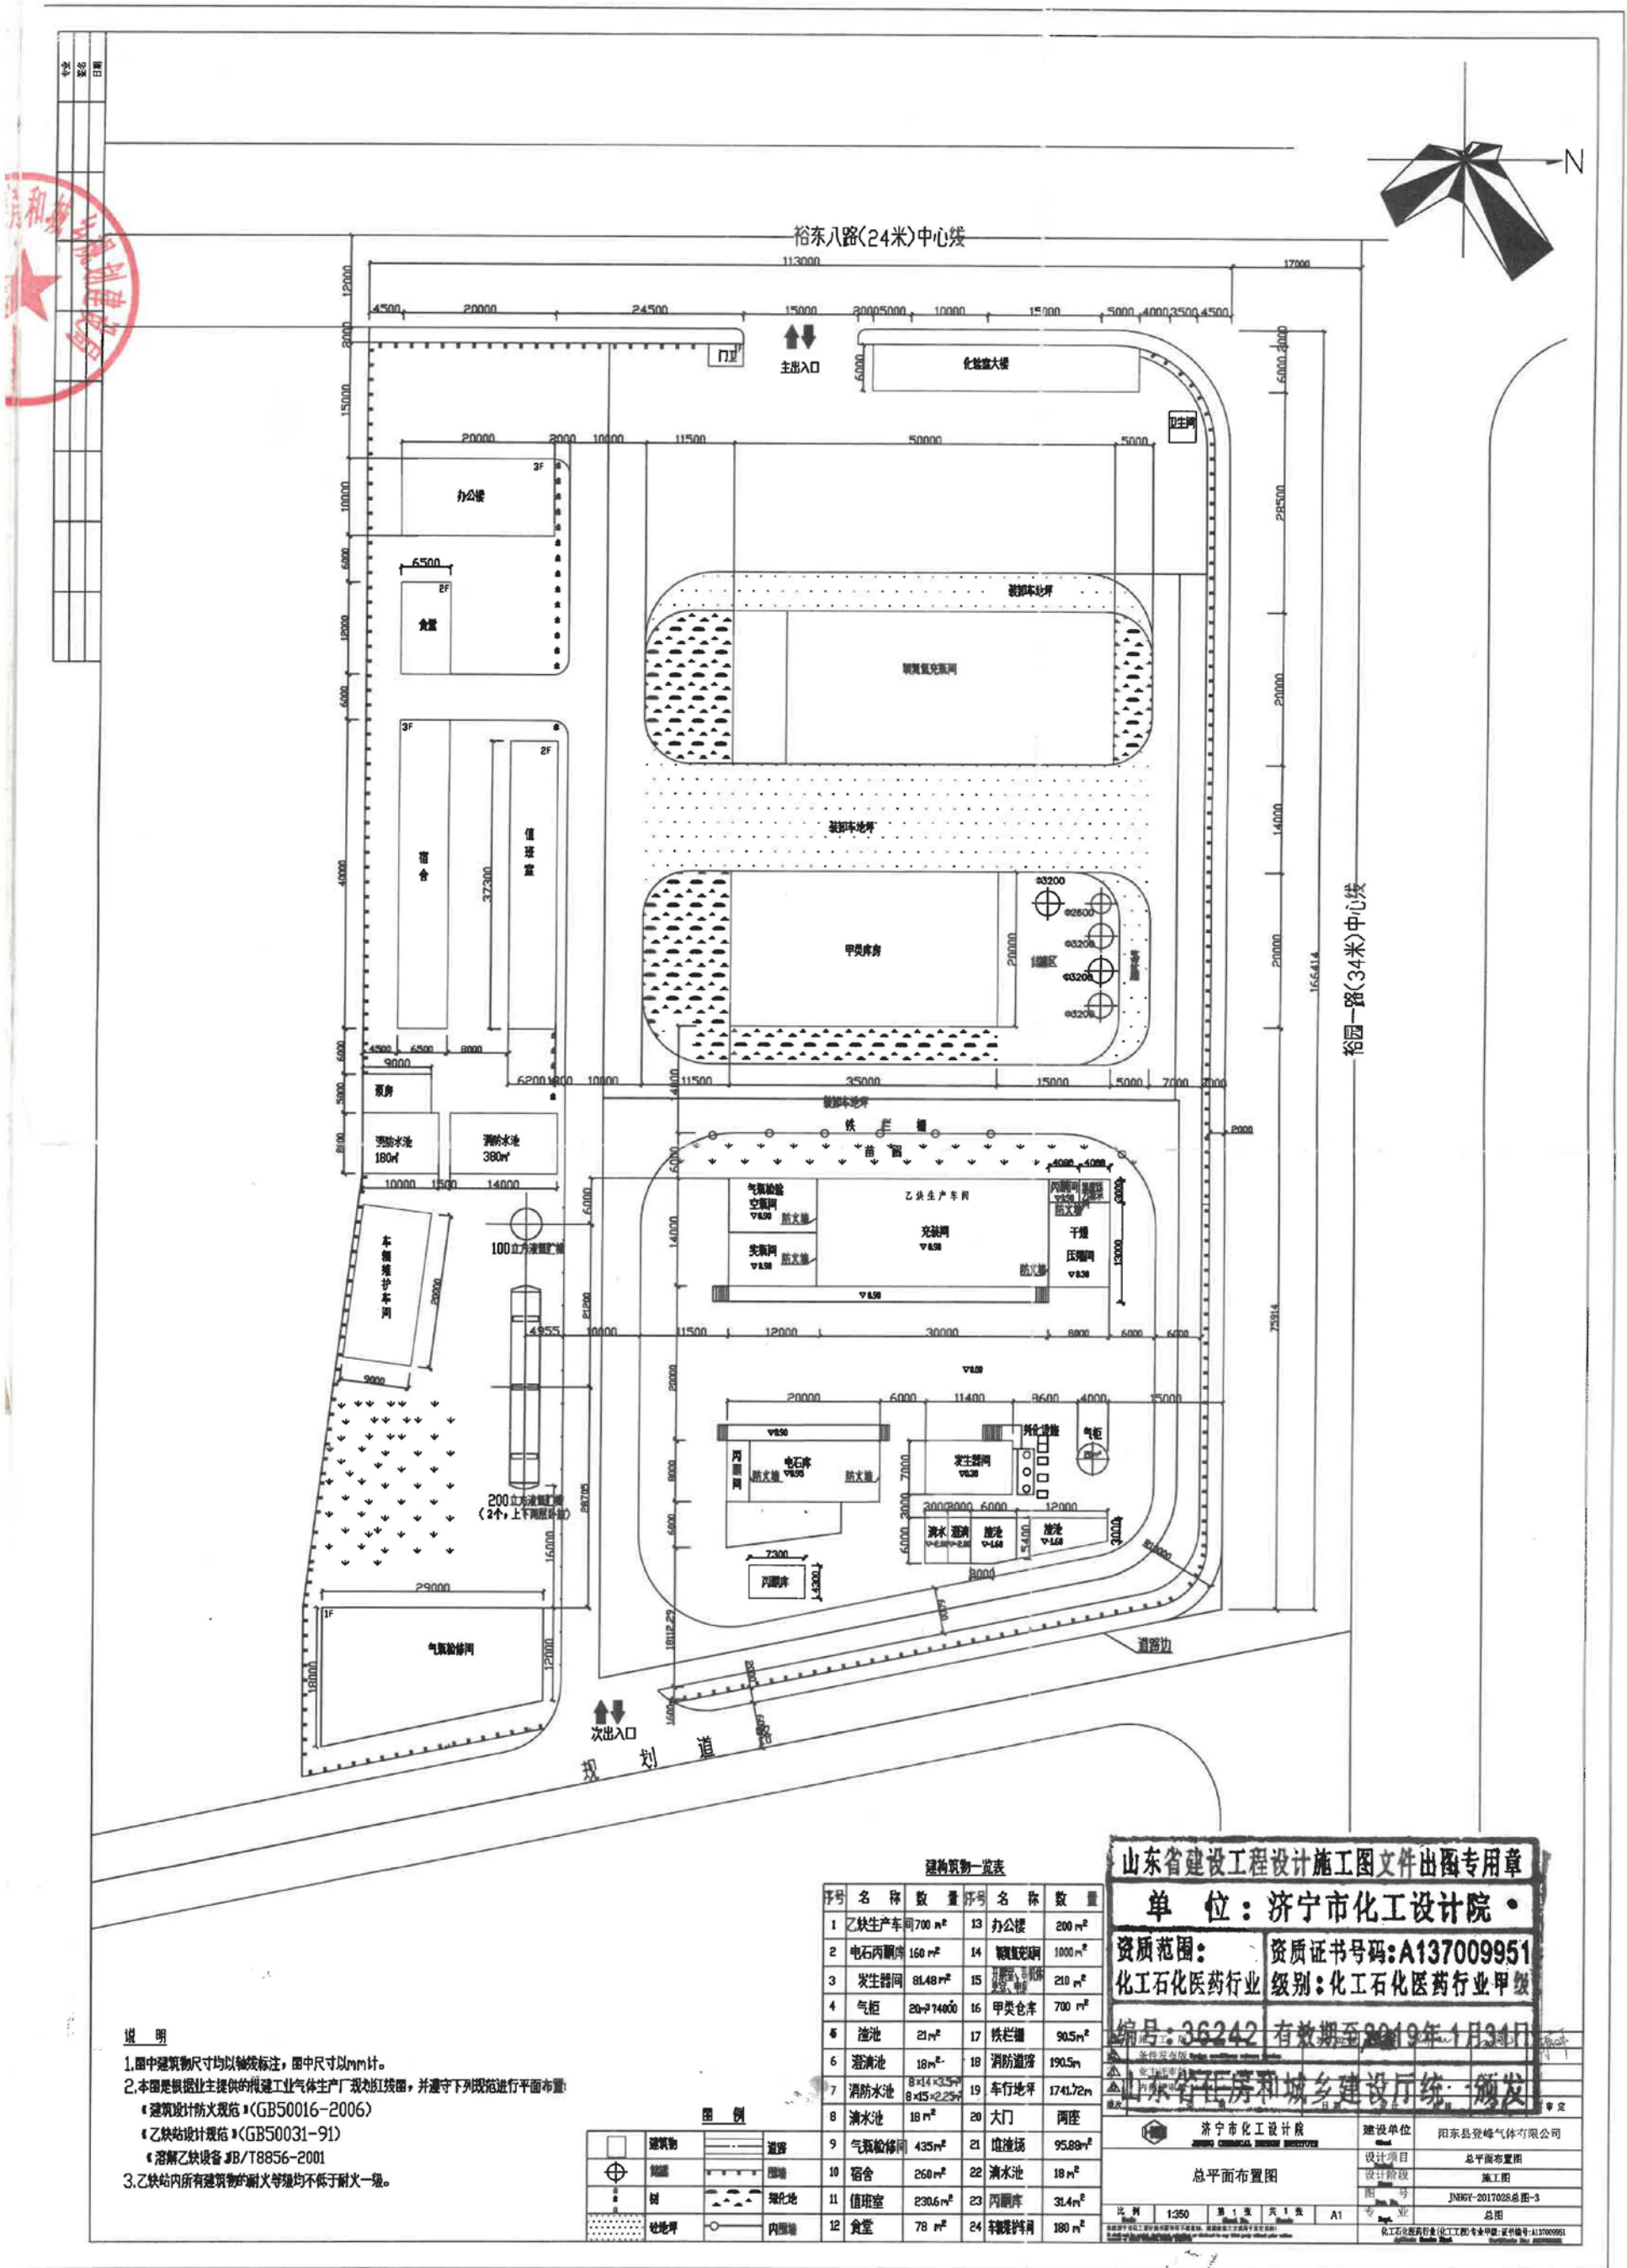

说明

1.图中建筑物尺寸均以轴线标注，图中尺寸以mm计。

2.本图是根据业主提供的拟建工业气体生产厂规划红线图，并遵守下列规范进行平面布置：

《建筑设计防火规范》(GB50016-2006)

《乙炔站设计规范》(GB50031-91)

《溶解乙炔设备》JB/T8856-2001

3.乙炔站所有建筑物的耐火等级均不低于耐火一级。

图例

建筑物	道路
围墙	绿地
树	堆场
堆场	内墙

建筑物一览表

序号	名称	数量	序号	名称	数量
1	乙炔生产车	700 m ²	13	办公楼	200 m ²
2	电石内廊	160 m ²	14	值班室	1000 m ²
3	发生器间	81.48 m ²	15	甲类仓库	210 m ²
4	气柜	20-214000	16	甲类仓库	700 m ²
5	渣池	21 m ²	17	铁栏	90.5 m ²
6	渣池	18 m ²	18	消防道路	190.5 m ²
7	消防水池	8×14×3.5	19	车行地	1741.72 m ²
8	清水池	8×15×2.25	20	大门	两座
9	气瓶检修间	435 m ²	21	堆场	95.88 m ²
10	宿舍	250 m ²	22	清水池	18 m ²
11	值班室	230.6 m ²	23	内廊	31.4 m ²
12	食堂	78 m ²	24	车棚	180 m ²

山东省建设工程设计施工文件出图专用章

单位：济宁市化工设计院

资质范围：化工石化医药行业 资质证书号码：A137009951

编号：36242 有效期至：2019年1月31日

济宁市化工设计院

设计项目：总平面布置图

设计阶段：施工图

图号：JNHY-2017028总图-3

比例：1:250 第1张 共1张 A1

设计人：[Signature]

审核人：[Signature]

批准人：[Signature]